
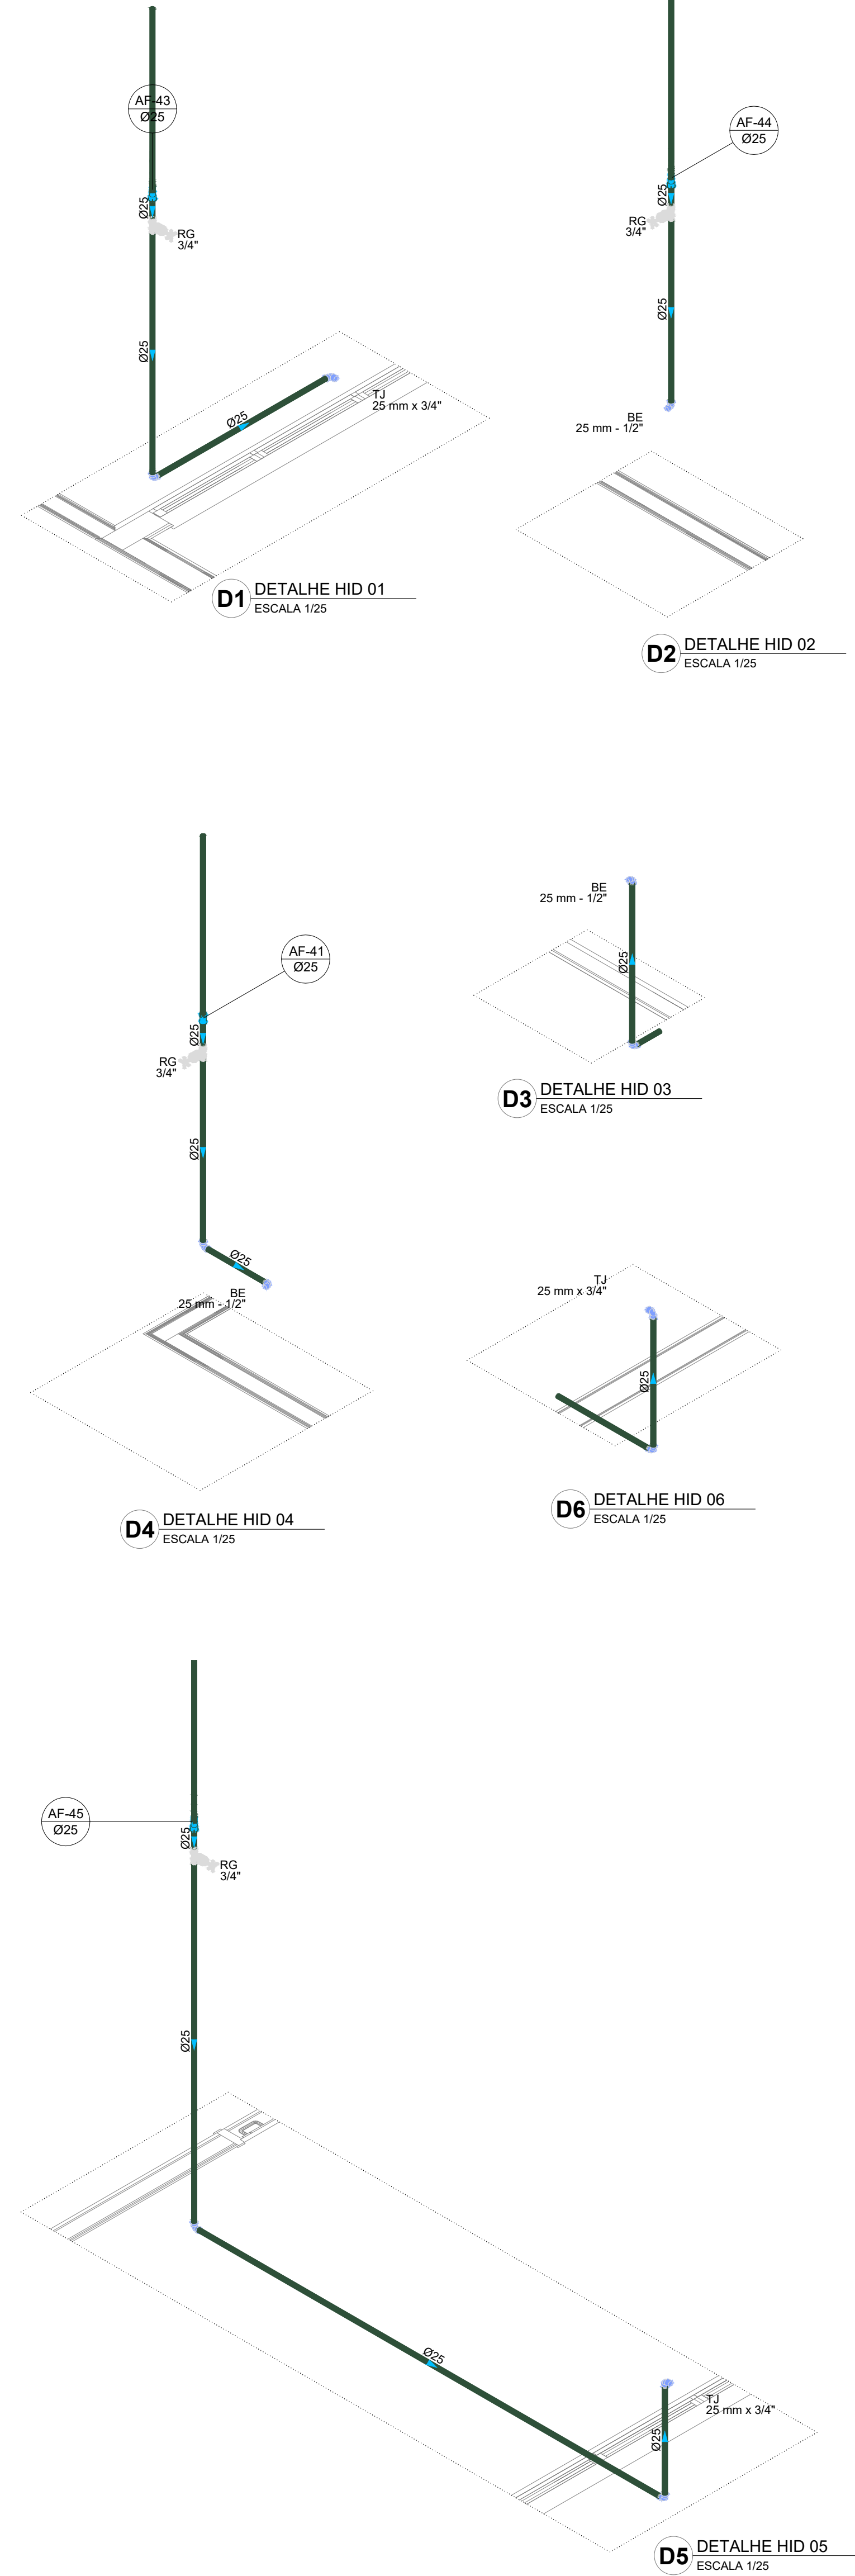
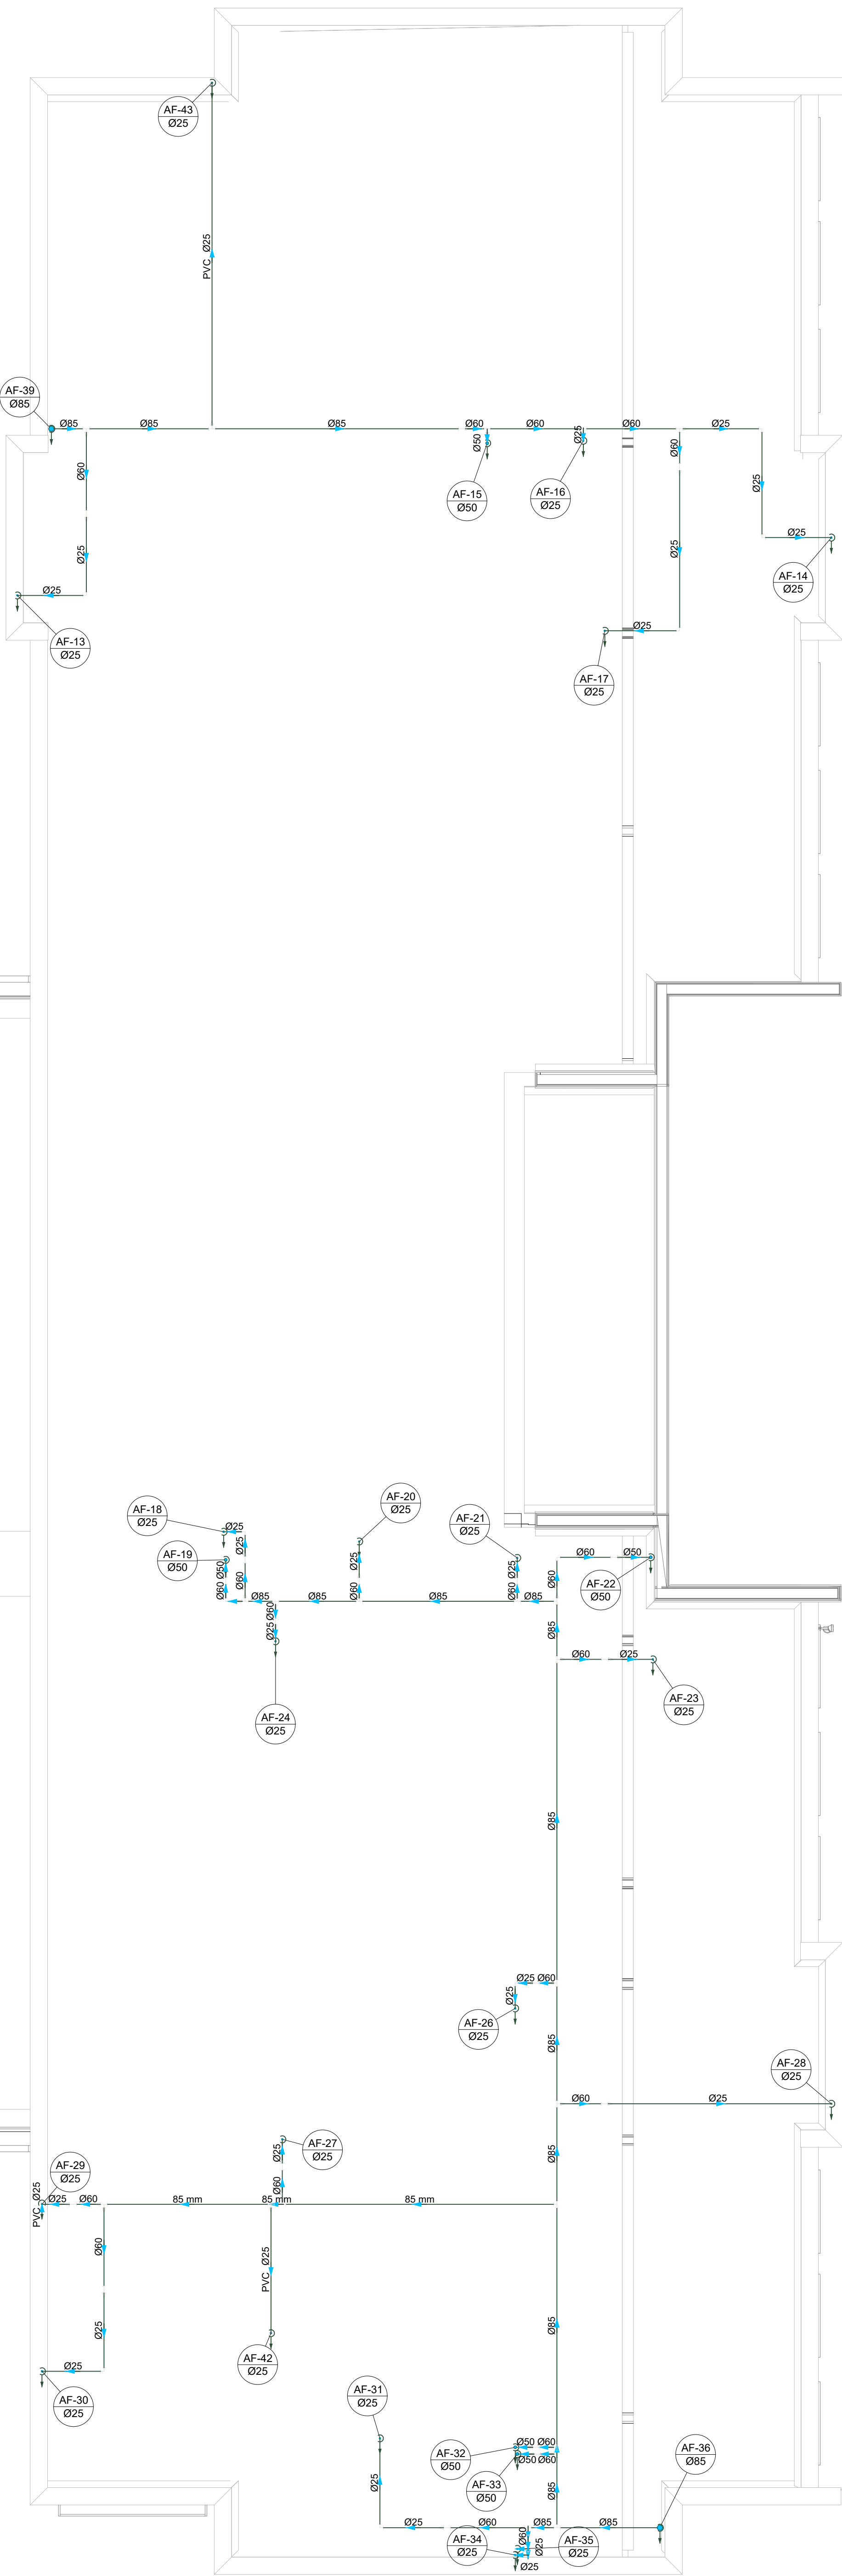


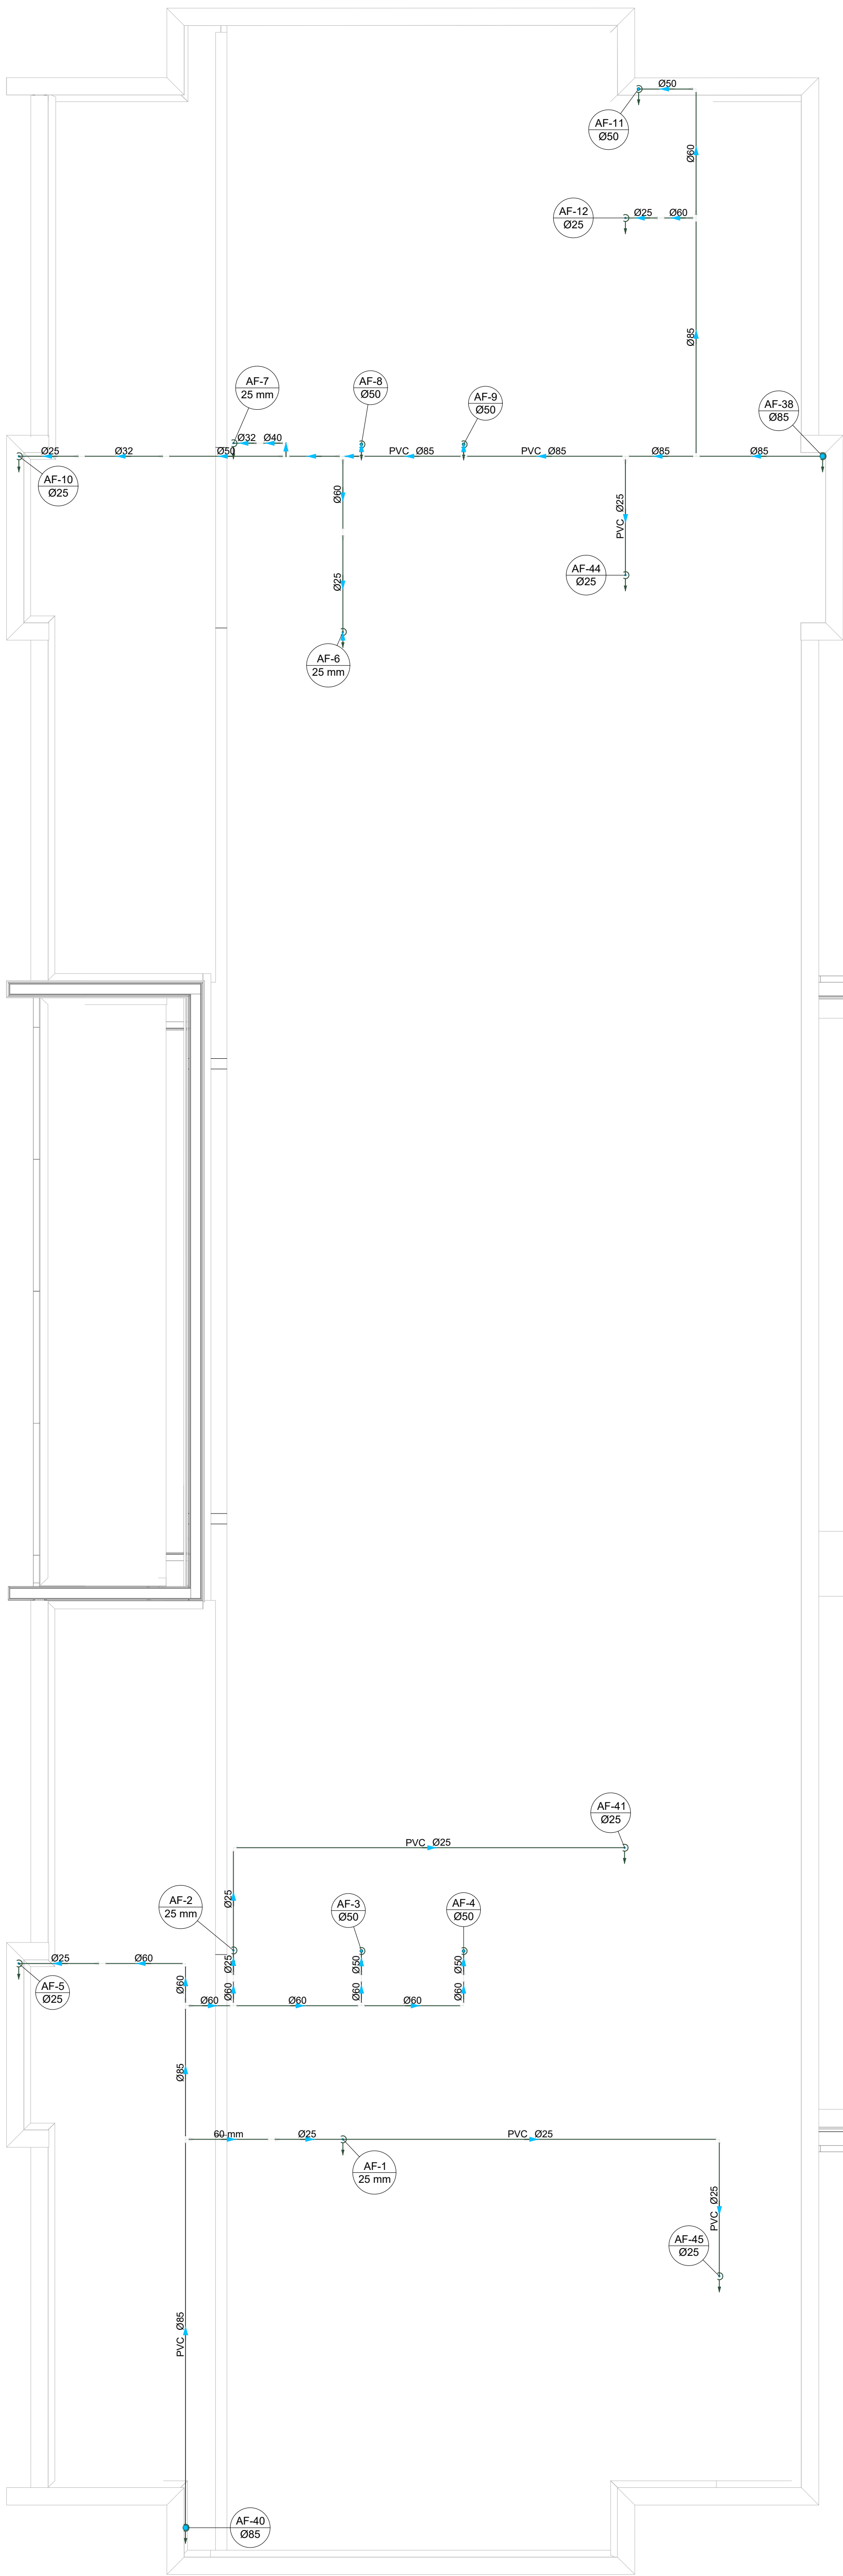

Legenda de condutas - TERREO	
Agua fria	
Alimentação	

Legenda - TERREO	
Alimentador Predial	
Hidrometros	
Registro bruto gaveta ABNT cPVC soldavel	
Registro bruto gaveta Industrial cPVC soldavel	
Registro de gaveta cilíndrica cromada cPVC soldavel	
Registro de pressão c/ canchala cromada	
Valvula de descarga duo cPVC soldavel	

Legenda das indicações - TERREO	
BE	Babeaduro com pelho de 90° - 25 mm - 1/2"
CH	Chuveiro - 25mm x 3/4"
DH	Ducha Higienica com Joelho de 90° - 25 mm x 1/2"
HDRÔMETRO	Hidrometro - cavalete 3/4"
LV	Lavatório com Joelho de 90° - 25 mm - 1/2"
PA	Plia de cozinha com pelho de 90° - 25 mm - 3/4"
TJR	Tanque de lavar com pelho de 90° - 25 mm - 3/4"
TJ	Torneira de Jardim com TJ 90° - 25 mm x 3/4"
TJ	Torneira de Jardim com pelho 90° - 25 mm x 3/4"
VS	Vaso Sanitário com valvula de descarga - 1 1/2"

03	JANEIRO/2025	Revisão geral da disciplina conforme a atualização da arquitetura. Redimensionamento dos pontos de água fria, esgoto cloacal e pluvial para adequação da arquitetura e novo layout. Atendimento a NBR 5626/2020.
02	JANEIRO/ 2017	Atendimento a NBR 9050/2015; Alteração: quadro de áreas, fechamento frontal, sanitários 1 e 2, altura da plataforma, mobiliário e equipamento, altura da cerâmica nos sanitários, cor dos portões dos solares e altura da porta P44, Acréscimo: graft e quadro de cargas no castelo d'água, de duchas higienicas e escaninhos pré-escala. Alteração paredes - shaft para tubulação hidráulica e detalhamento; alteração da altura da plataforma.
01	AGOSTO/ 2016	
N°	DATA	DESCRIÇÃO
CONTROLE DE REVISÕES		



PROJETO PADRÃO - FNDE

PROPRIETÁRIO:	
ENDEREÇO:	
MUNICÍPIO - UF:	
PROPRIETÁRIO:	
RESP. TÉCNICO:	CAU / CREA
AUTOR DO PROJETO:	CAU / CREA

APROVAÇÕES	CAU / CREA
	PREFEITURA / RA

OBSERVAÇÕES:	
--------------	--

CRECHE PRÉ-ESCOLA TIPO 2 PROJETO DE ÁGUA FRIA

COORDENAÇÃO	PLANTA DE LANÇAMENTO DA REDE	HAF
CGEST - Coordenação Geral de Infraestrutura Educacional	PLANTA BAIXA FORRO DIAGRAMAS ISOMÉTRICOS	
REVISÃO	ESCALA	PRANCHAS
R.00	1:50 e 1:25	
R.01		
R.02	DATA EMISSÃO	
	JAN/2025	
FORMATO		
(A0 841x1189)		

2 PLANTA BAIXA FORRO ESCALA 1:50

02/05