


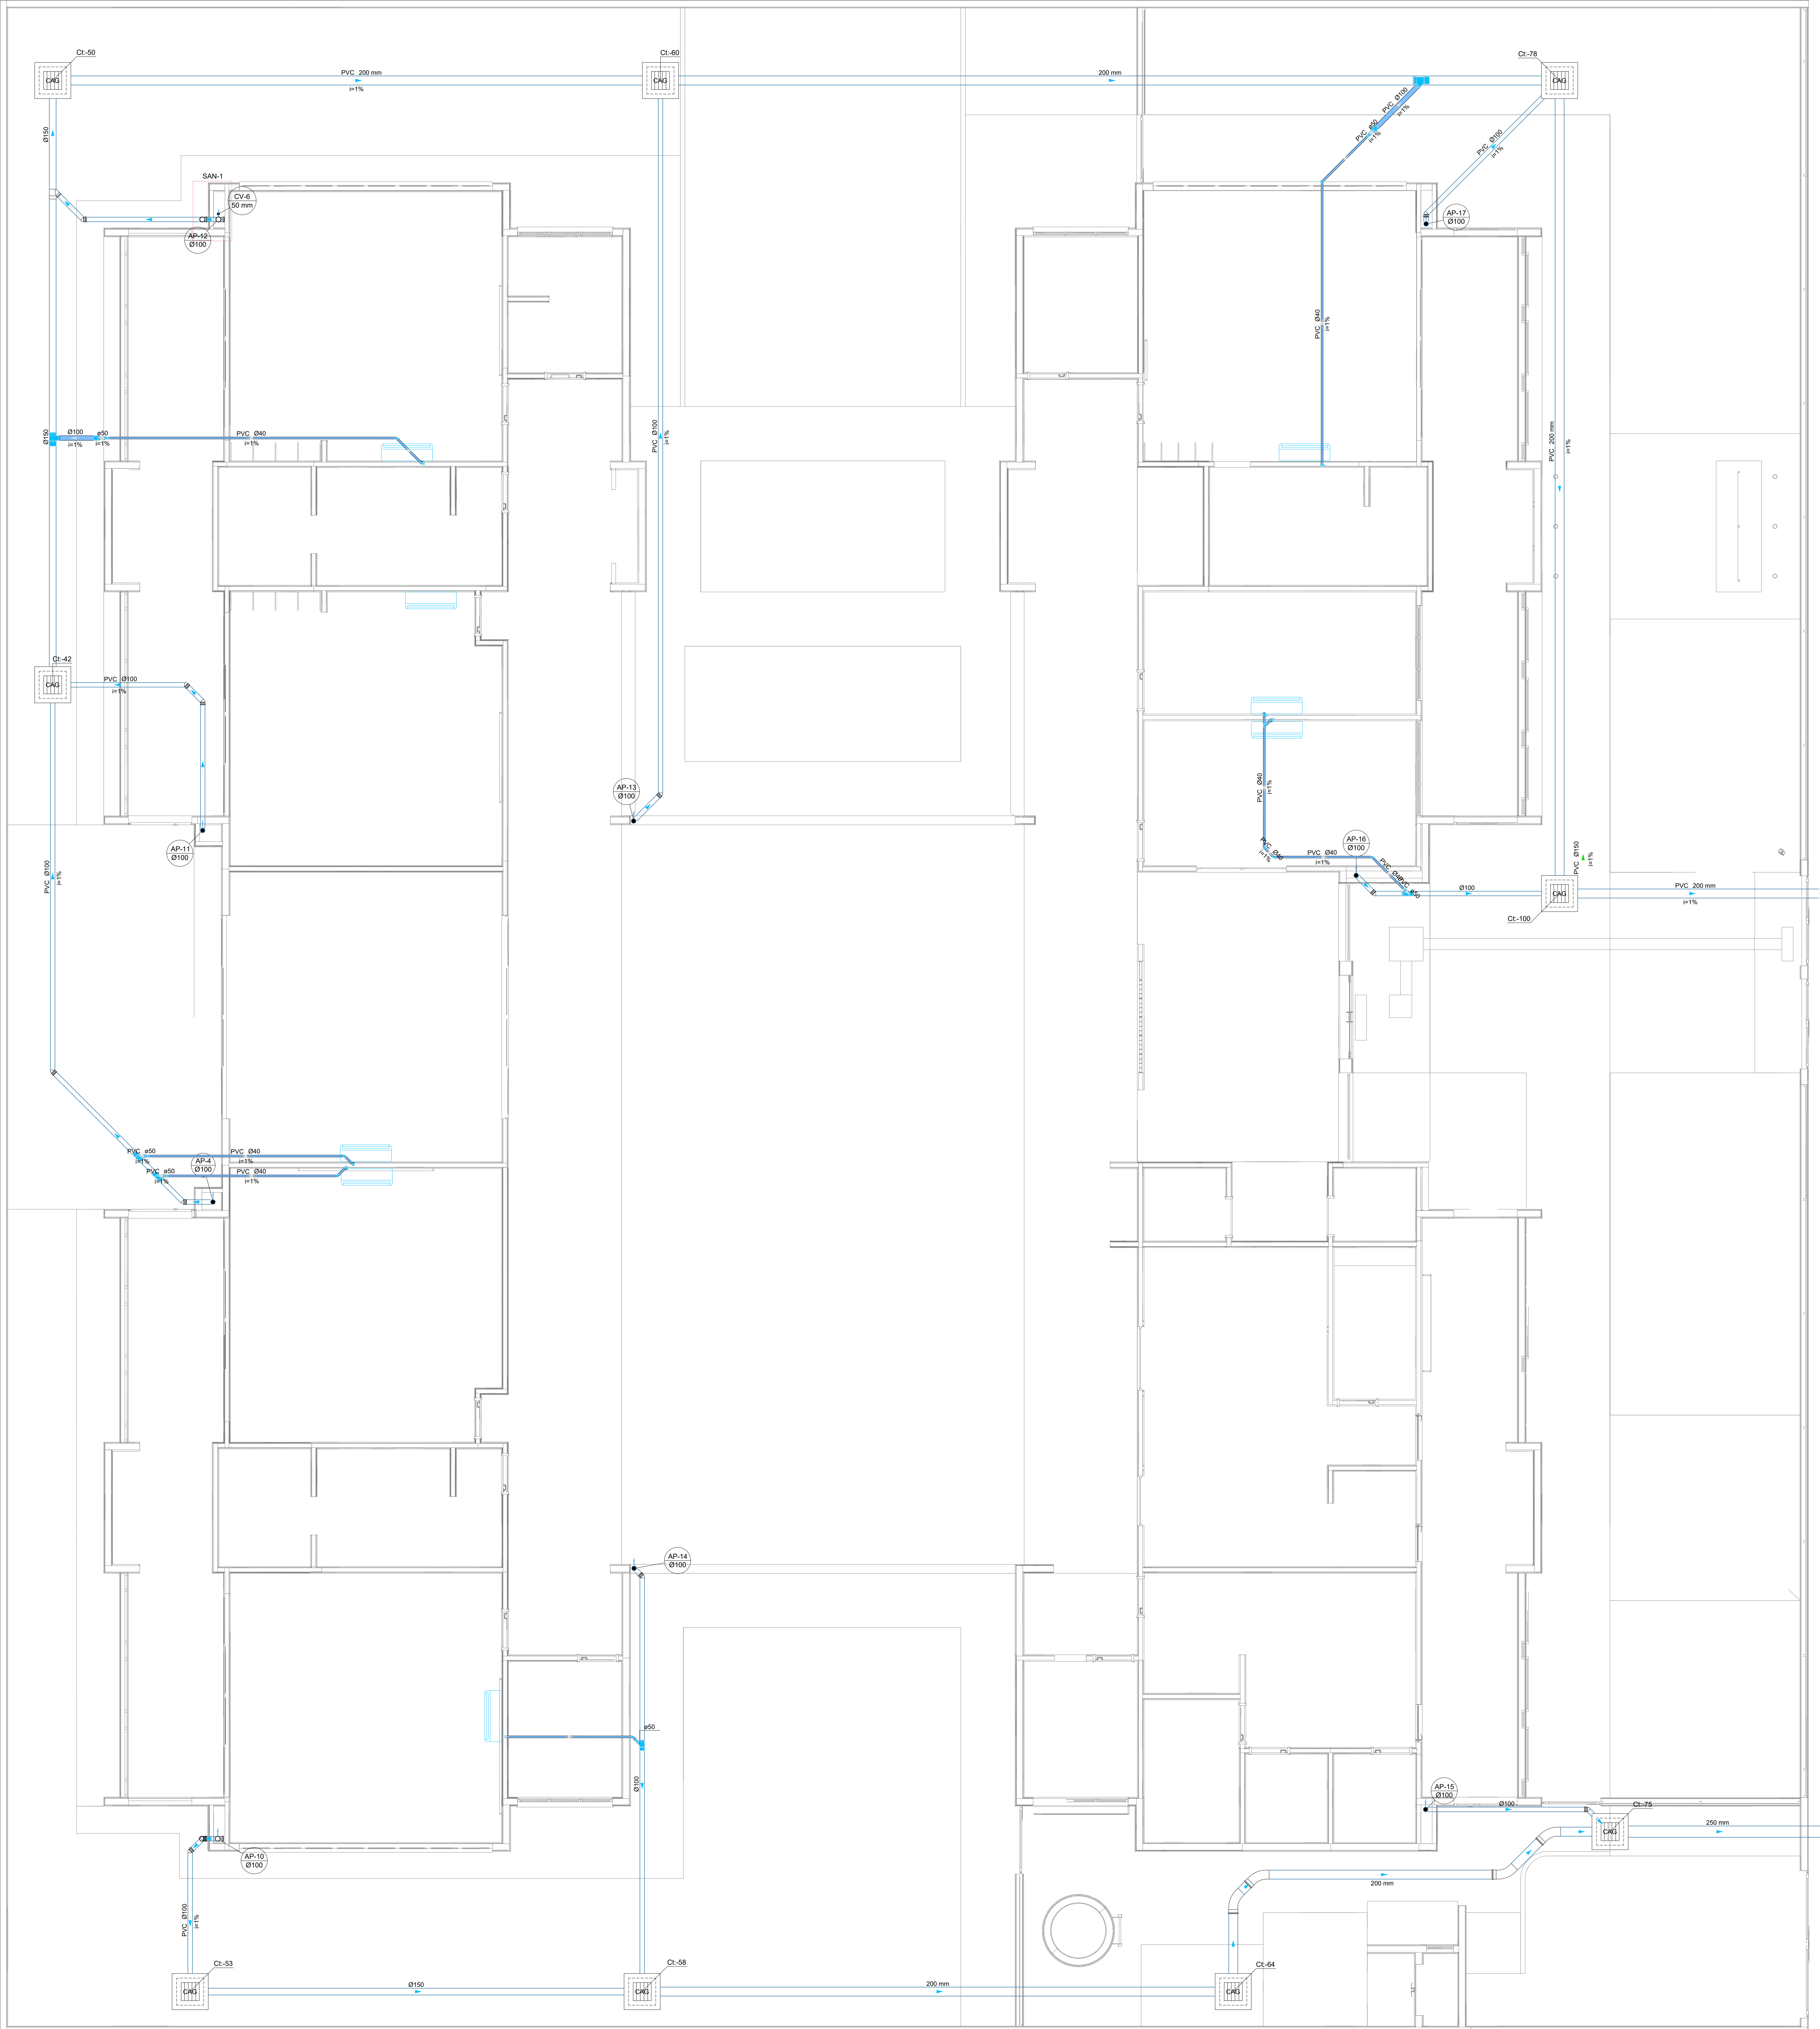

Legenda de condutas - TERREO

Pluvial (Drenagem AC)

Legenda - TERREO

Bucha de redução longa

Joelho 45

Joelho 90 desce

Junção simples

Redução excêntrica superior

FTO sanitário

Legenda inclinação

Ø40mm	2%
Ø50mm	2%
Ø75mm	2%
Ø100mm	1%
Ø150mm	1%
Ø200mm	1%
Pluvial	Ø100mm 1%
Ø150mm 1%	
Ventilação	Ø75mm 1%
Ø100mm 1%	
Ø150mm 1%	
Ø200mm 1%	

		Revisão geral da disciplina conforme a atualização da arquitetura. Redimensionamento dos pontos de água fria, esgoto cloacal e pluvial para adequação da arquitetura e novo layout. Atendimento a NBR 5626/2020
03	JANEIRO/2025	
		Atendimento à NBR 9050/2015: Alteração: quarto de banho, fechamento frontal, sanitários 1 e 2, altura da platibanda, mobiliário e equipamento, altura da cerâmica nos sanitários, cor dos portões dos teleros e altura da porta PA4; Atendimento: graft e quarto de banho no canteiro d'água, de dobras higiênicas e escaninho pré-encaixe.
02	JANEIRO/ 2017	
		Alteração paredes - shaft para tubulação hidráulica e detalhamento, alteração da altura da platibanda
01	AGOSTO/ 2016	
Nº	DATA	DESCRIÇÃO

CONTROLE DE REVISÕES

 **FNDE** MINISTÉRIO DA EDUCAÇÃO

PROJETO PADRÃO - FNDE

PROPRIETÁRIO: _____

ENDEREÇO: _____

MUNICÍPIO - UF: _____

PROPRIETÁRIO: _____

RESP. TÉCNICO: _____ CAU / CREA _____

AUTOR DO PROJETO: _____ CAU / CREA _____

APROVAÇÕES

CAU / CREA

PREFEITURA / RA

OBSERVAÇÕES:

CRECHE PRÉ-ESCOLA TIPO 2
PROJETO DE DRENAGEM CLIMATIZAÇÃO

COORDENAÇÃO
CGEST - Coordenação
Geral de Infraestrutura
Eduacional

LANÇAMENTO DA REDE DE DRENAGEM
PLANTA BAIXA TERREO

HDC

FORMATO
(B4x1189)

REVISÃO
R.00
R.01
R.02

ESCALA
1:50
DATA EMISSÃO
JAN/2025

PRANCHAS

01/01

1 PLANTA BAIXA TERREO
ESCALA 1/50