




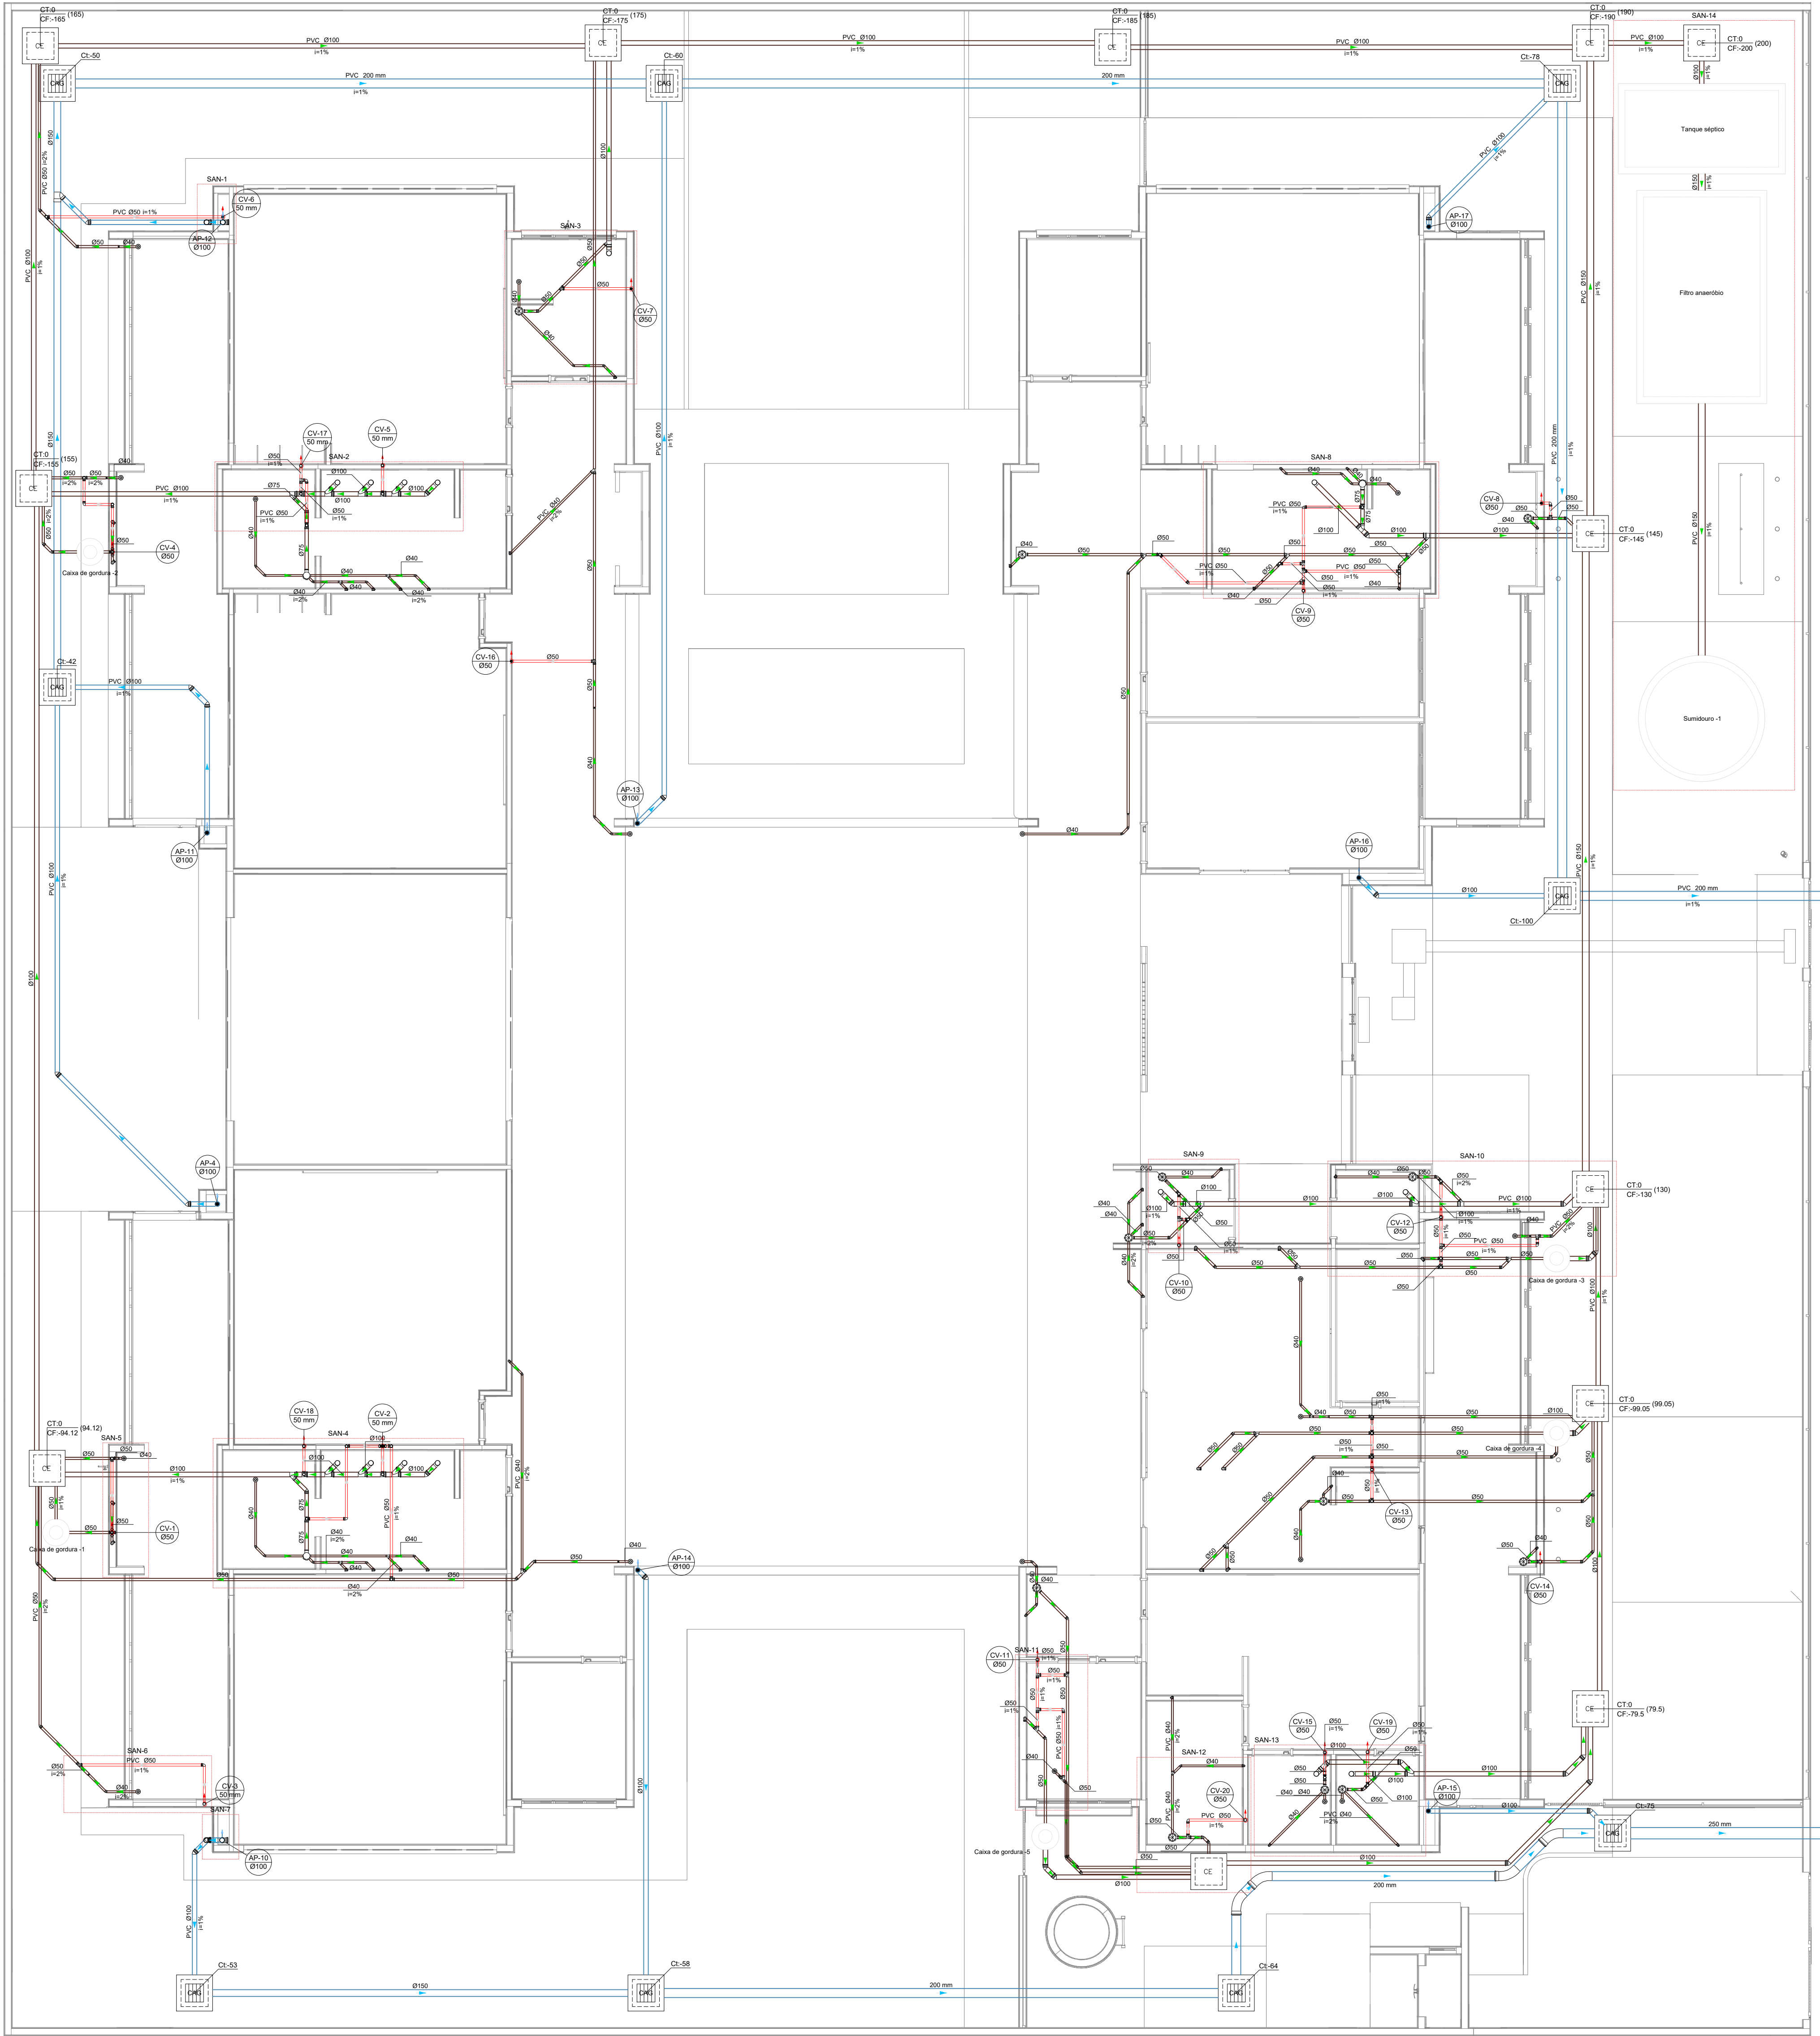

1 PLANTA BAIXA TÉRREO
ESCALA 1/75

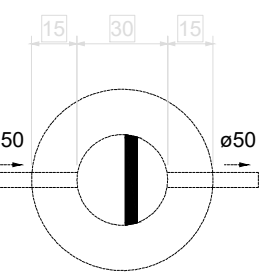


Caixa de gordura - TÉRREO
Planta baixa - ESC. 1:25

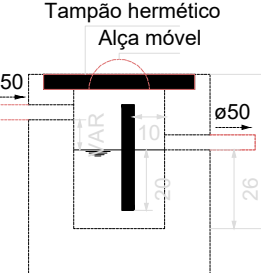


Caixa de gordura - TÉRREO
Corte 1 - ESC. 1:25

02 CAIXA DE GORDURA 01
ESCALA 1:25

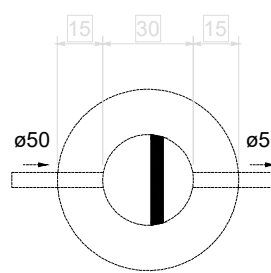


Caixa de gordura - TÉRREO
Planta baixa - ESC. 1:25

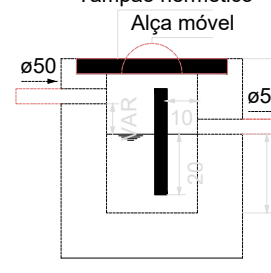


Caixa de gordura - TÉRREO
Corte 1 - ESC. 1:25

03 CAIXA DE GORDURA 02
ESCALA 1:25

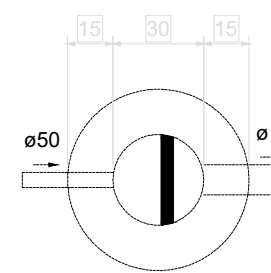


Caixa de gordura - TÉRREO
Planta baixa - ESC. 1:25

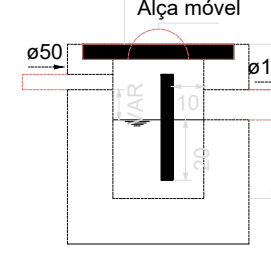


Caixa de gordura - TÉRREO
Corte 1 - ESC. 1:25

04 CAIXA DE GORDURA 03
ESCALA 1:25

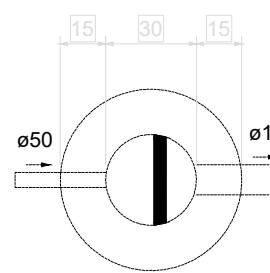


Caixa de gordura - TÉRREO
Planta baixa - ESC. 1:25

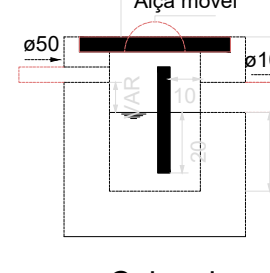


Caixa de gordura - TÉRREO
Corte 1 - ESC. 1:25

05 CAIXA DE GORDURA 04
ESCALA 1:25

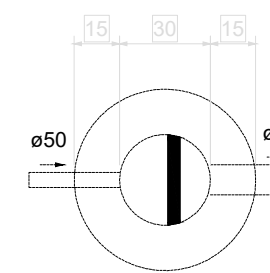


Caixa de gordura - TÉRREO
Planta baixa - ESC. 1:25

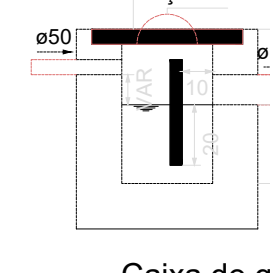


Caixa de gordura - TÉRREO
Corte 1 - ESC. 1:25


06 CAIXA DE GORDURA 05
ESCALA 1:25

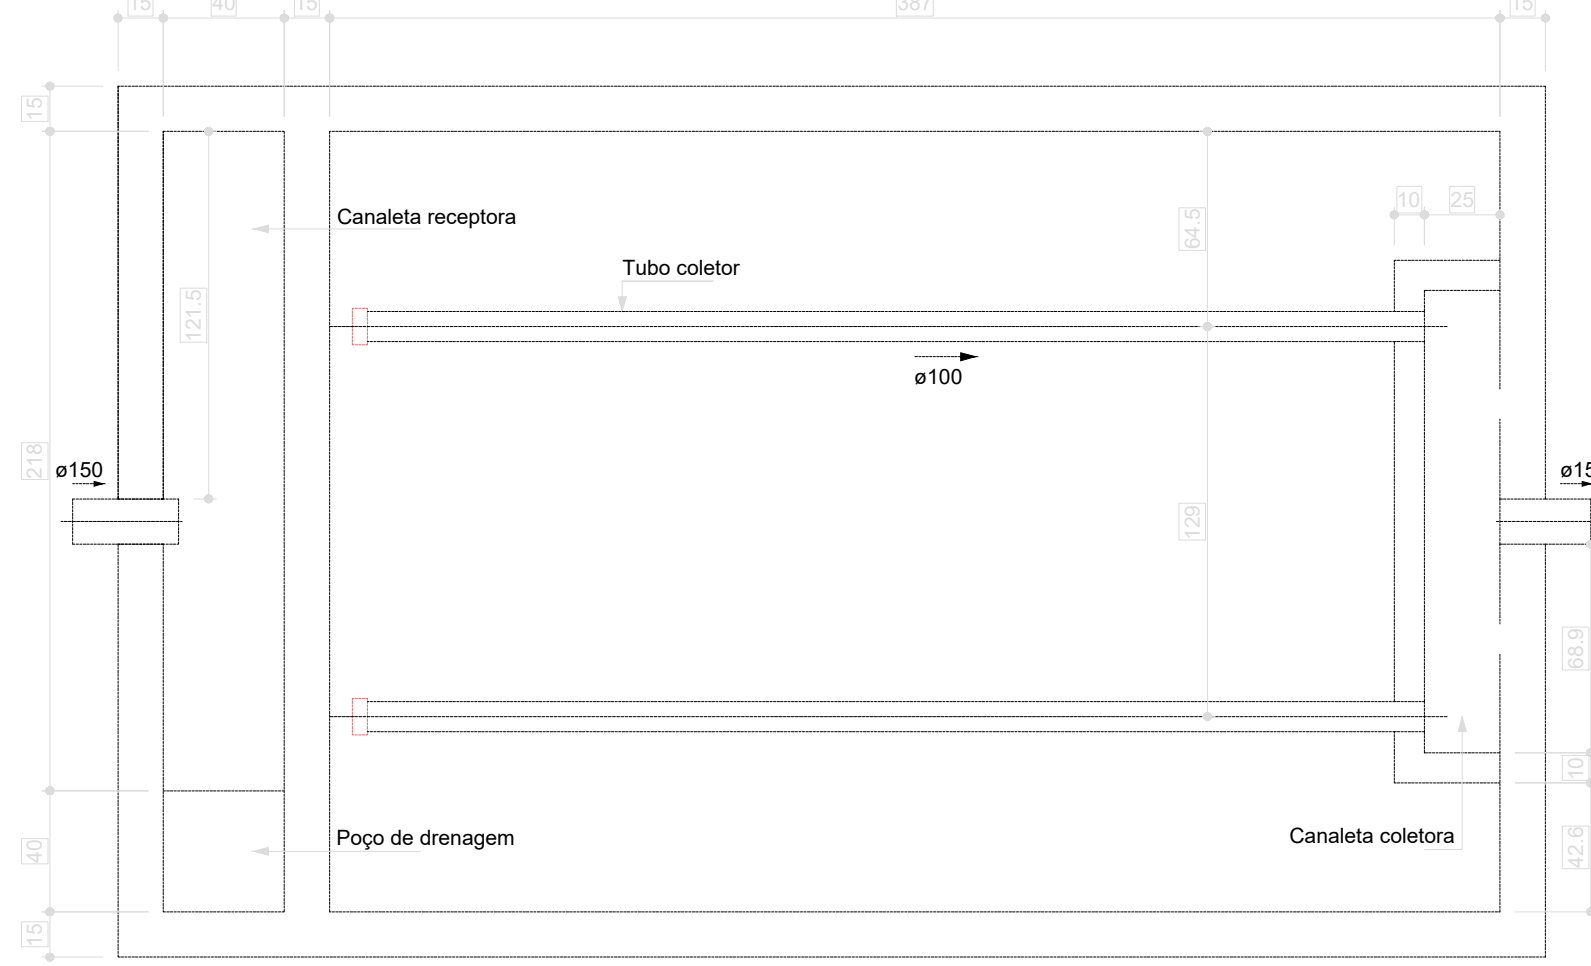

Filtro anaeróbio - TÉRREO
Planta baixa - ESC. 1:25

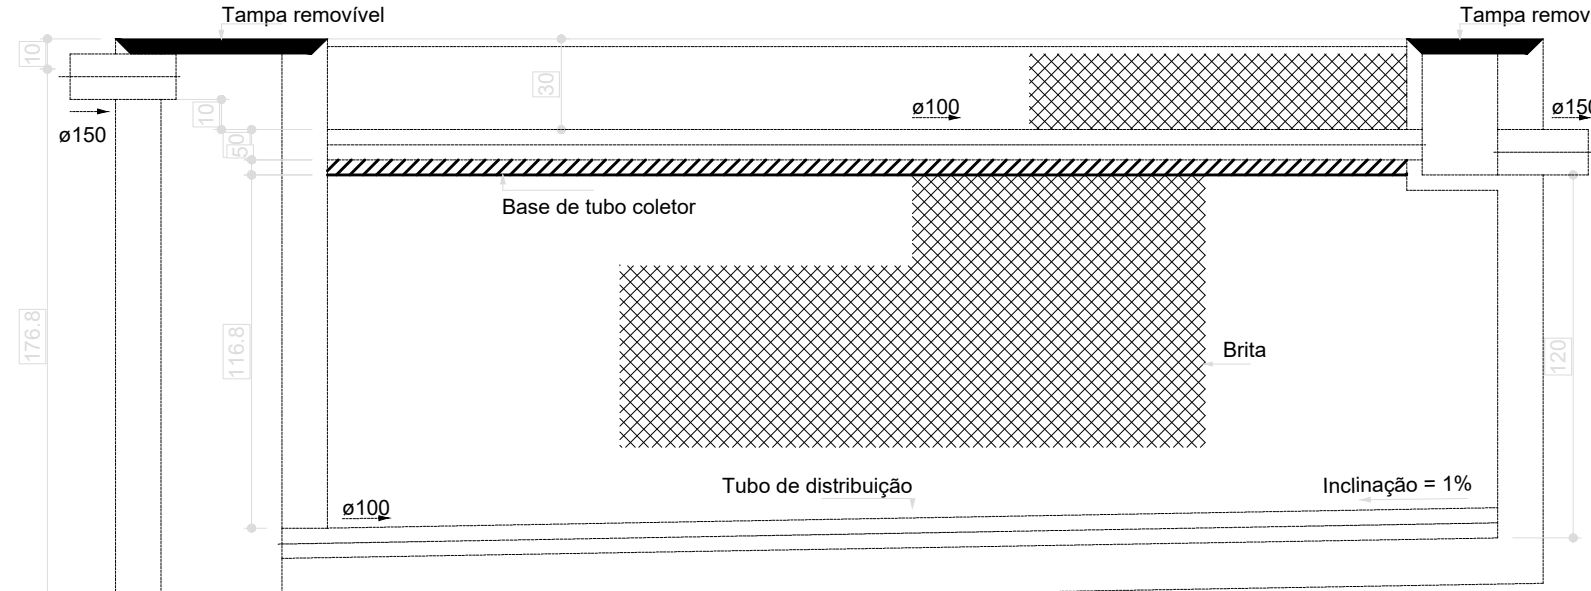


Filtro anaeróbio - TÉRREO
Corte 1 - ESC. 1:25

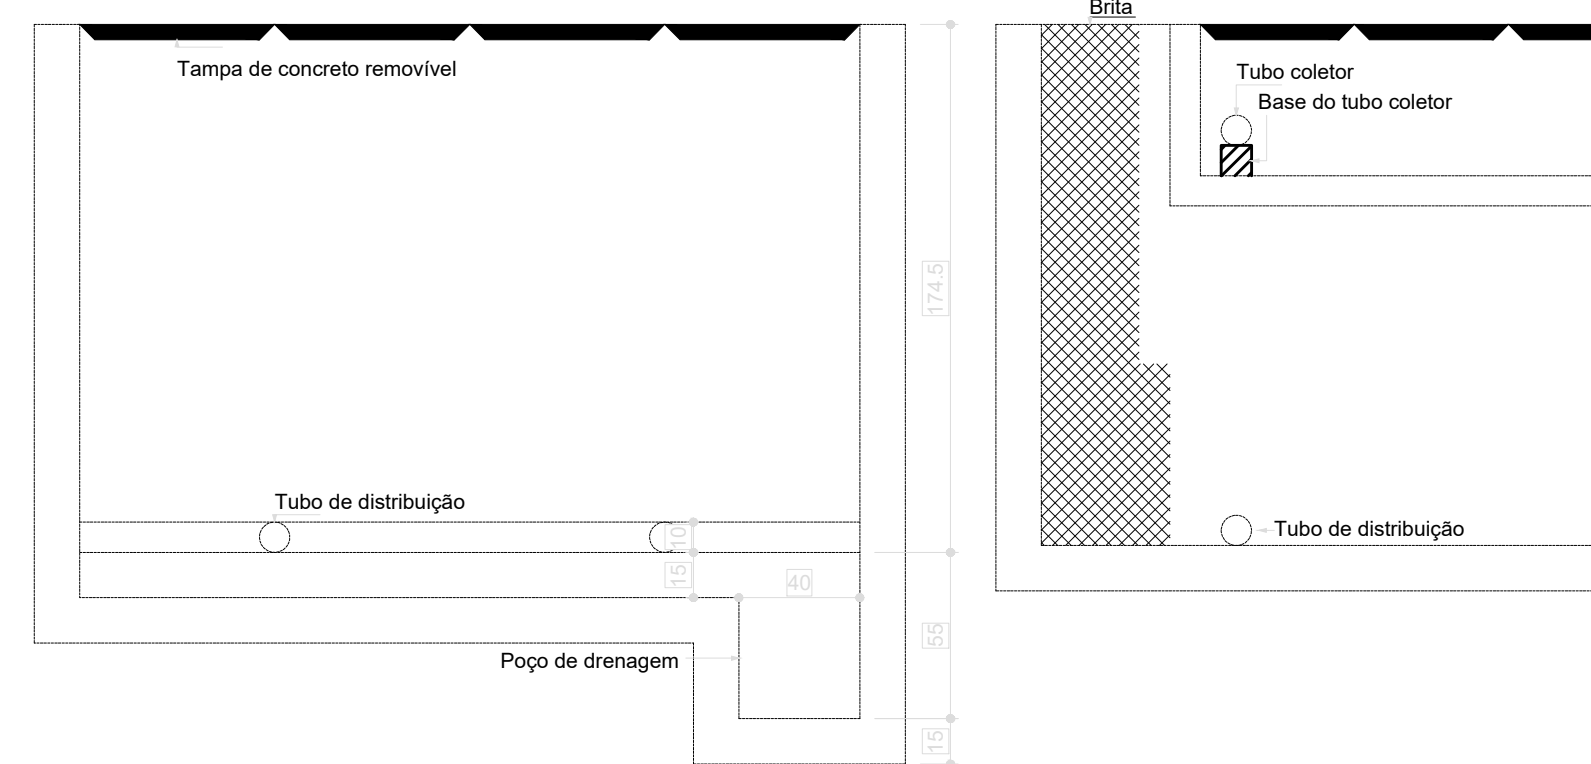


Filtro anaeróbio - TÉRREO
Corte 2 - ESC. 1:25

07 FILTRO ANAERÓBIO
ESCALA 1:25

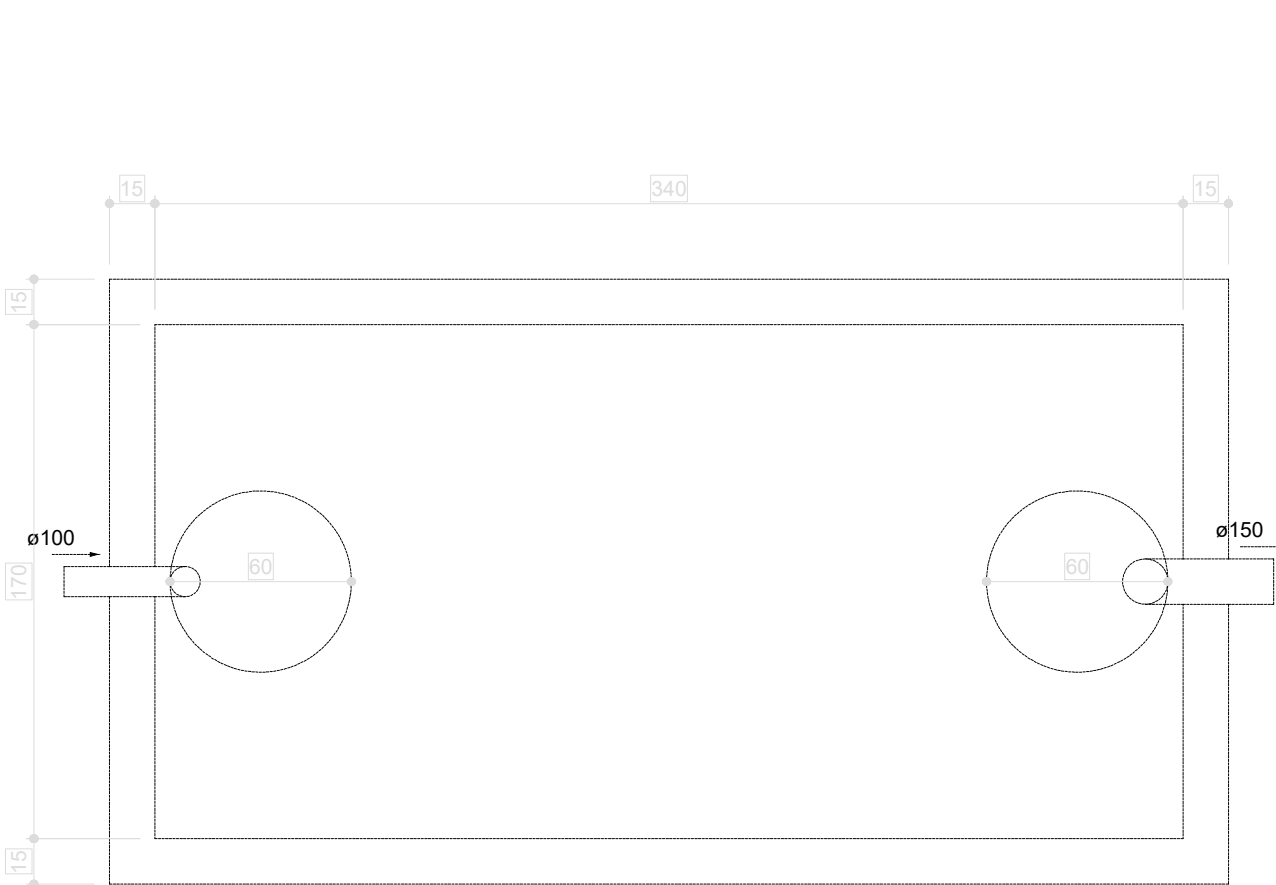


Tanque séptico - TÉRREO
Planta baixa - ESC. 1:25

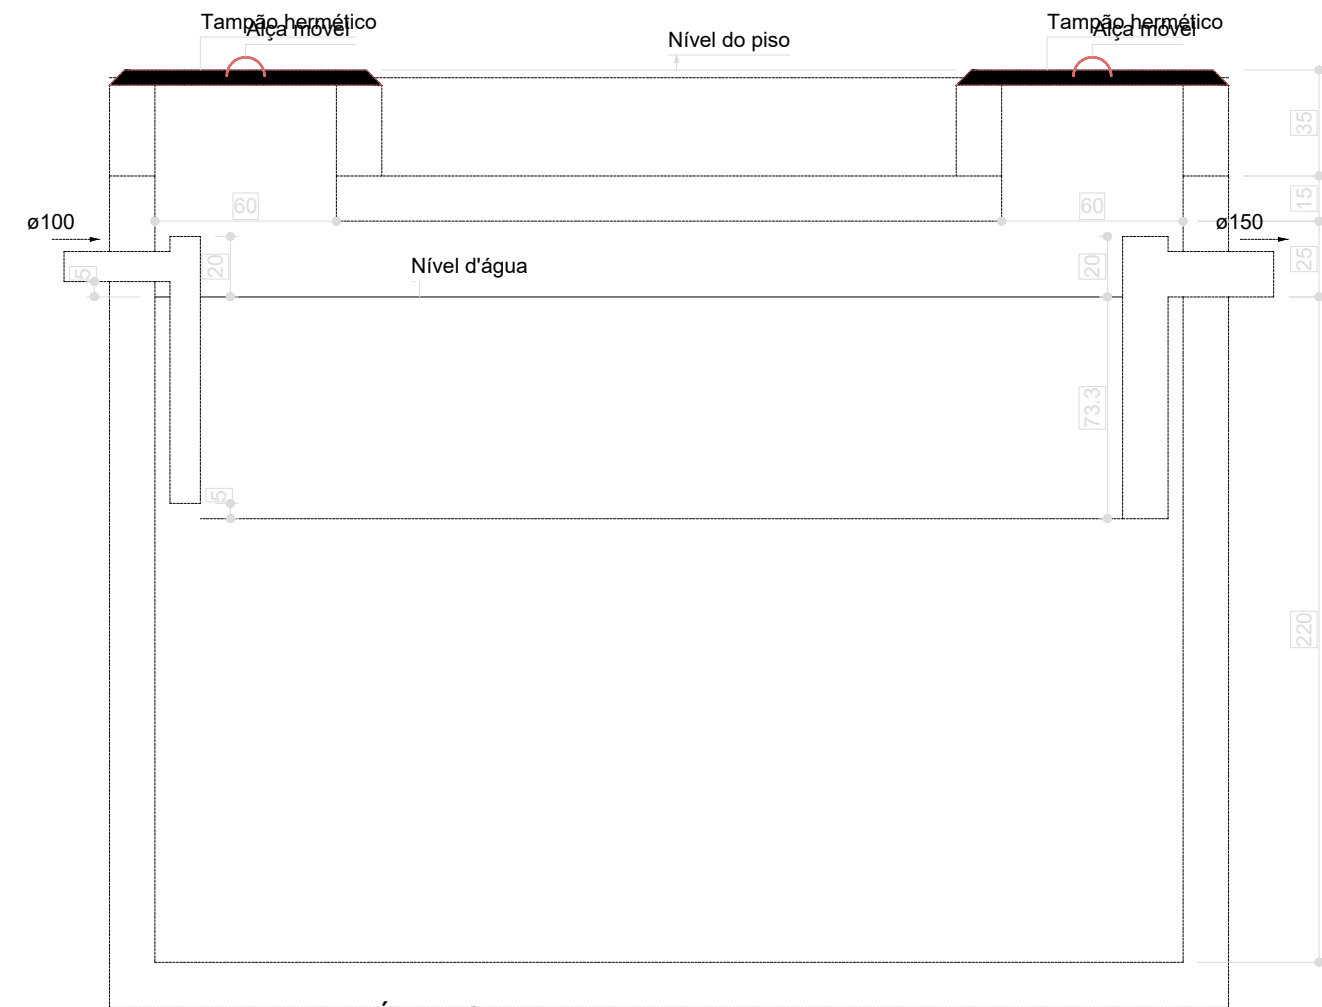


Tanque séptico - TÉRREO
Corte 1 - ESC. 1:25

08 TANQUE SÉPTICO
ESCALA 1:25

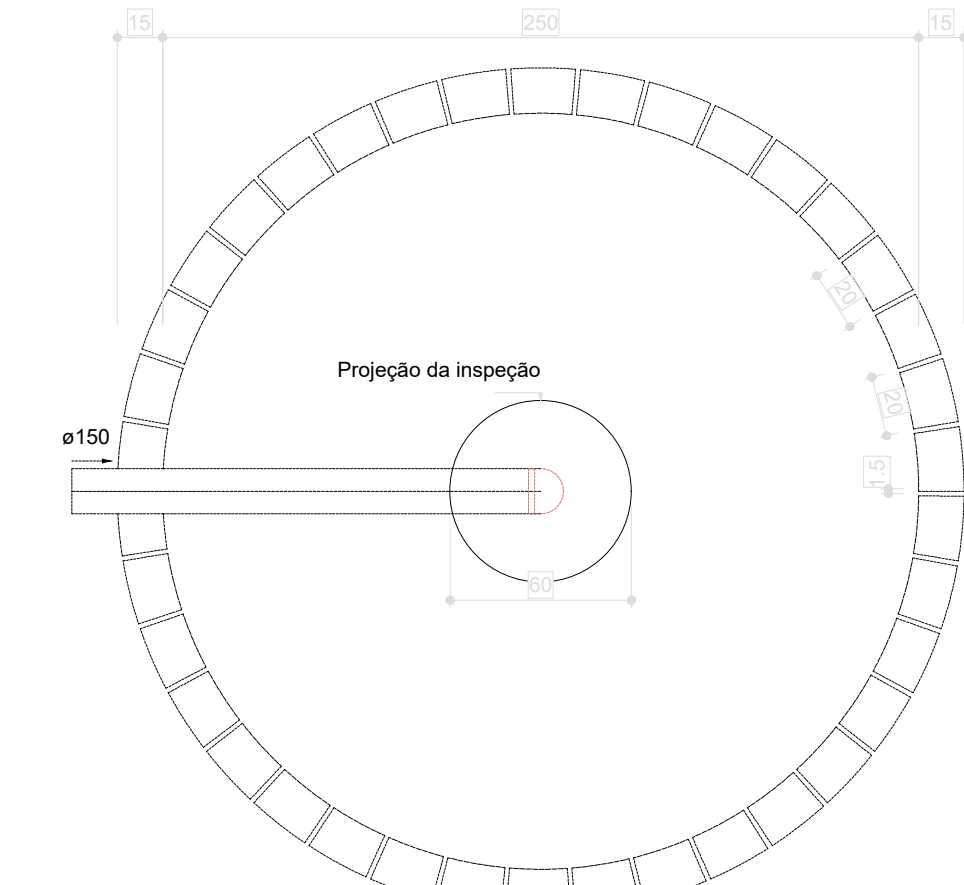

Sumidouro - TÉRREO
Planta baixa - ESC. 1:25

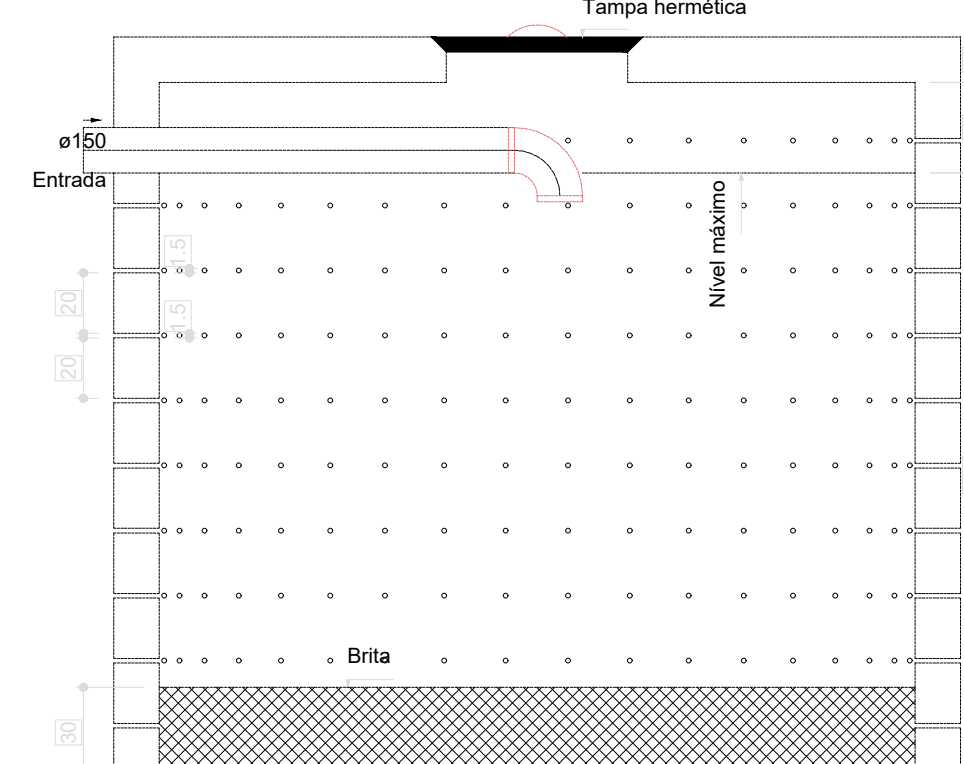

Sumidouro - TÉRREO
Corte 1 - ESC. 1:25

09 SUMIDOURO
ESCALA 1:25

Legenda	
■	Bebedouro
■	Bucha de rotação longa
■	Caixa Sênica
■	Caixa de areia pluvial cigeira
■	Caixa Inspeção Esgoto Simples
○	Capo superior
○	Chuveiro Coletivo
○	Chuveiro Residencial
○	Curva 45°
○	Curva 90° curta- coluna
○	Joelho 45°
○	Joelho 90°
○	Joelho 90°- coluna
○	Joelho 90°- coluna baixa
○	Joelho 90°-desca
○	Junção simples
○	Junção simples 2/ redução
○	Junção simples- coluna
○	Lavatório Residencial com eixo
○	Lavatório de Uso Geral
○	Lixa de correr- coluna
○	Pia de Cozinha Residencial com Sifão 50mm
○	Ranais de Ventilação
○	Tanque de Lixas Roupas DN 40mm
○	Te sanitário
○	Te sanitário- coluna
○	Te sanitário- superior
○	Vaso Sanitário 0° curva 90°

Legenda inclinação	
640mm	2%
800mm	2%
1000mm	2%
1200mm	2%
1400mm	2%
1600mm	2%
1800mm	2%
2000mm	2%
2200mm	2%
2400mm	2%
2600mm	2%
2800mm	2%
3000mm	2%
3200mm	2%
3400mm	2%
3600mm	2%
3800mm	2%
4000mm	2%
4200mm	2%
4400mm	2%
4600mm	2%
4800mm	2%
5000mm	2%
5200mm	2%
5400mm	2%
5600mm	2%
5800mm	2%
6000mm	2%
6200mm	2%
6400mm	2%
6600mm	2%
6800mm	2%
7000mm	2%
7200mm	2%
7400mm	2%
7600mm	2%
7800mm	2%
8000mm	2%
8200mm	2%
8400mm	2%
8600mm	2%
8800mm	2%
9000mm	2%
9200mm	2%
9400mm	2%
9600mm	2%
9800mm	2%
10000mm	2%

Legenda de condutos - TÉRREO	
—	Esgoto
—	Pluvial
—	Ventilação

Revisão geral da disciplina conforme a atualização da arquitetura.
Redimensionamento dos pontos de água fria, esgoto cloacal e pluvial para adequação da arquitetura e não inexistente.
Atendimento a NBR 5626/2020

Atendimento a NBR 5626/2020;
Atenção: quadro de áreas, fechamento frontal, sanitários 1 e 2, altura do platibando, mobiliário e equipamento, altura da cerâmica nos sanitários, cor dos portões dos sanitários e altura da porta PA4.
Atenção: grade e quadro de cargas no caixão de água, de duchas higiênicas e escotilhas pré-escala.
Atenção: paredes - shift para tubulação hidráulica e dimensionamento, alteração da altura do platibando

Nº DATA DESCRIÇÃO
CONTROLE DE REVISÕES



MINISTÉRIO DA
EDUCAÇÃO

PROJETO PADRÃO - FNDE

PROPRIETÁRIO:
ENDEREÇO:
MUNICÍPIO - UF:

PROPRIETÁRIO:
RESP. TÉCNICO: CAU / CREA

AUTOR DO PROJETO: CAU / CREA

APROVAÇÕES: CAU / CREA

PREFEITURA / RA

OBSERVAÇÕES:

CRECHE PRÉ-ESCOLA TIPO 2 PROJETO DE ESGOTO SANITÁRIO E ÁGUAS PLUVIAIS

COORDENAÇÃO: CGEST - Coordenação Geral de Infraestrutura Educacional

REVISÃO: R.01 R.03 R.02
FORMATO: (A0 841x1189)

ESCALA: 1:75 e 1:25
DATA EMISSÃO: JAN/2025

HEP

01/04