





3 PLANTA BAIXA COBERTURA
ESCALA 1/50

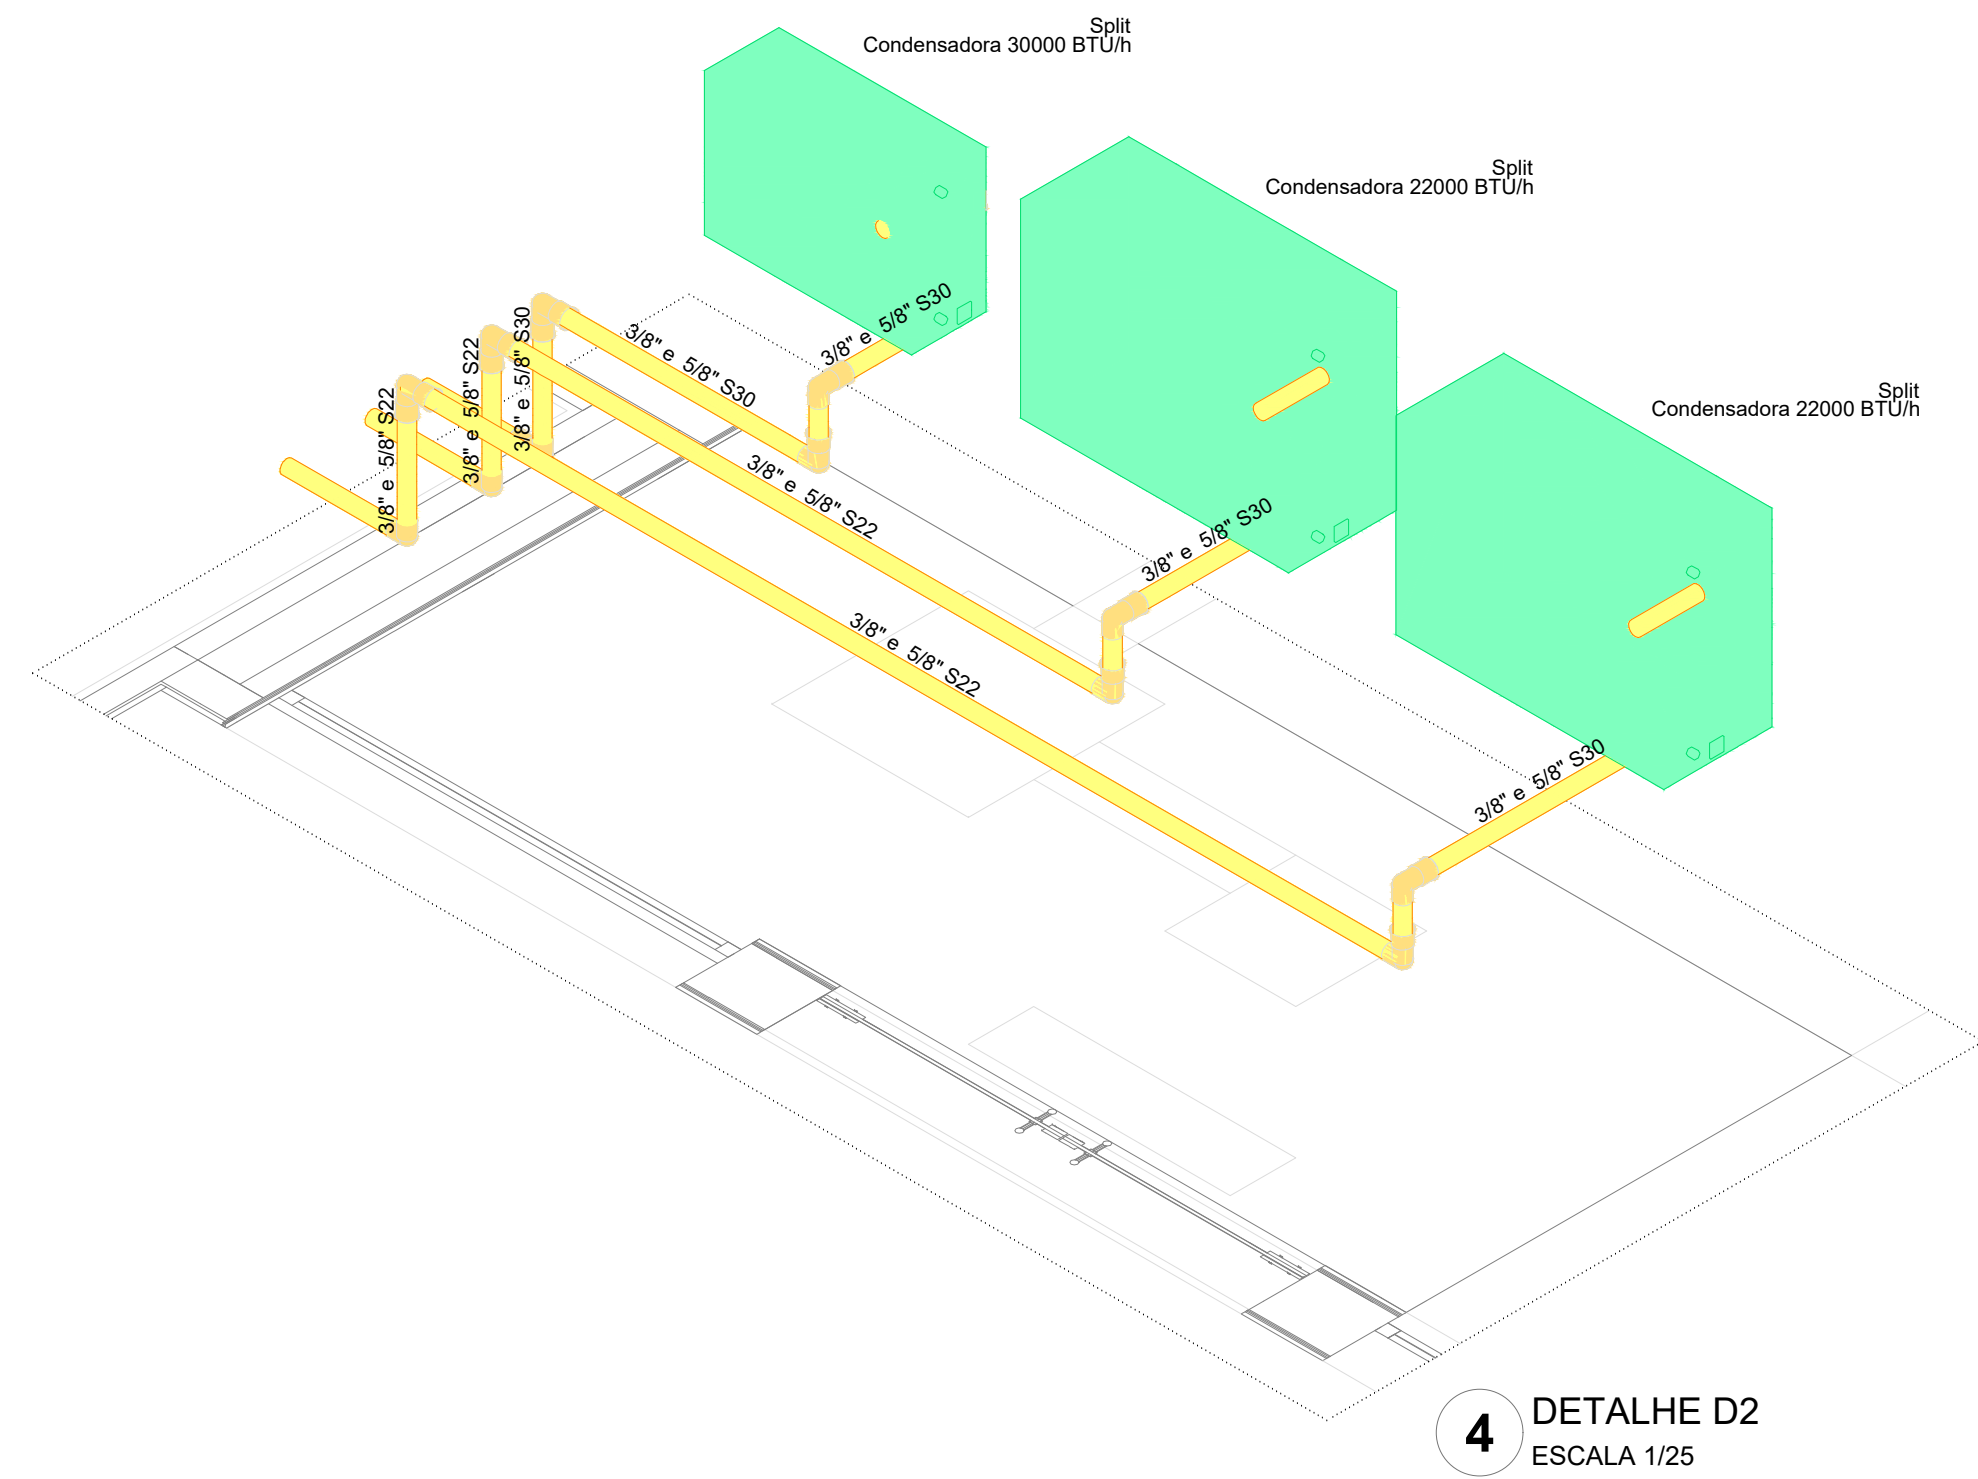

4 DETALHE D2
ESCALA 1/25

Legenda das indicações - TERREO
Split: Evaporadores Split - Evaporadora 22000 BTU/h;
Split: Evaporadores Split - Evaporadora 30000 BTU/h.

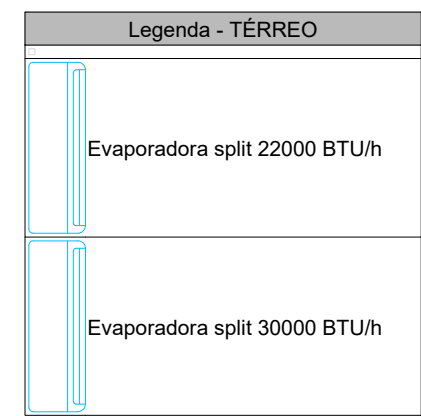

		Revisão geral da disciplina conforme a atualização da arquitetura. Redimensionamento dos pontos de água fria, esgoto cloacal e pluvial para adequação da arquitetura e novo layout. Atendimento a NBR 5626/2020
03	JANEIRO/2025	
		Atendimento à NBR 9050/2015: Alteração: quarto de aula, fechamento frontal, sanitários 1 e 2, altura da plataforma, mobiliário e equipamento, altura da cerâmica nos sanitários, cor dos portões dos telares e altura da porta PAQ; Atendimento: grafite e quadro de energia no corredor 2/água, de doze higienizantes e sanitários pré-estocados.
02	JANEIRO/ 2017	
		Alteração paredes - shaft para tubulação hidráulica e detalhamento, alteração da altura da plataforma
01	AGOSTO/ 2016	
Nº	DATA	DESCRIÇÃO

CONTROLE DE REVISÕES

PROJETO PADRÃO - FNDE	
PROPRIETÁRIO:	
ENDEREÇO:	
MUNICÍPIO - UF:	
PROPRIETÁRIO:	
RESP. TÉCNICO: CAU / CREA	
AUTOR DO PROJETO: CAU / CREA	
APROVAÇÕES	CAU / CREA
PREFEITURA / RA	
OBSERVAÇÕES:	
CRECHE PRÉ-ESCOLA TIPO 2 PROJETO DE CLIMATIZAÇÃO	
COORDENAÇÃO COEST - Coordenação Geral de Infraestrutura Educativa	DISTRIBUIÇÃO DA REDE LOCALIZAÇÃO DAS CONDENSADORAS PLANTA BAIXA COBERTURA
REVISÃO R.00 R.01 R.02	ESCALA 1:50 / 1:25 DATA EMISSÃO JAN/2025
FORMATO (B4x1185)	PRANCHAS 02/02